



Planta baixa hidráulico
escala 1:50

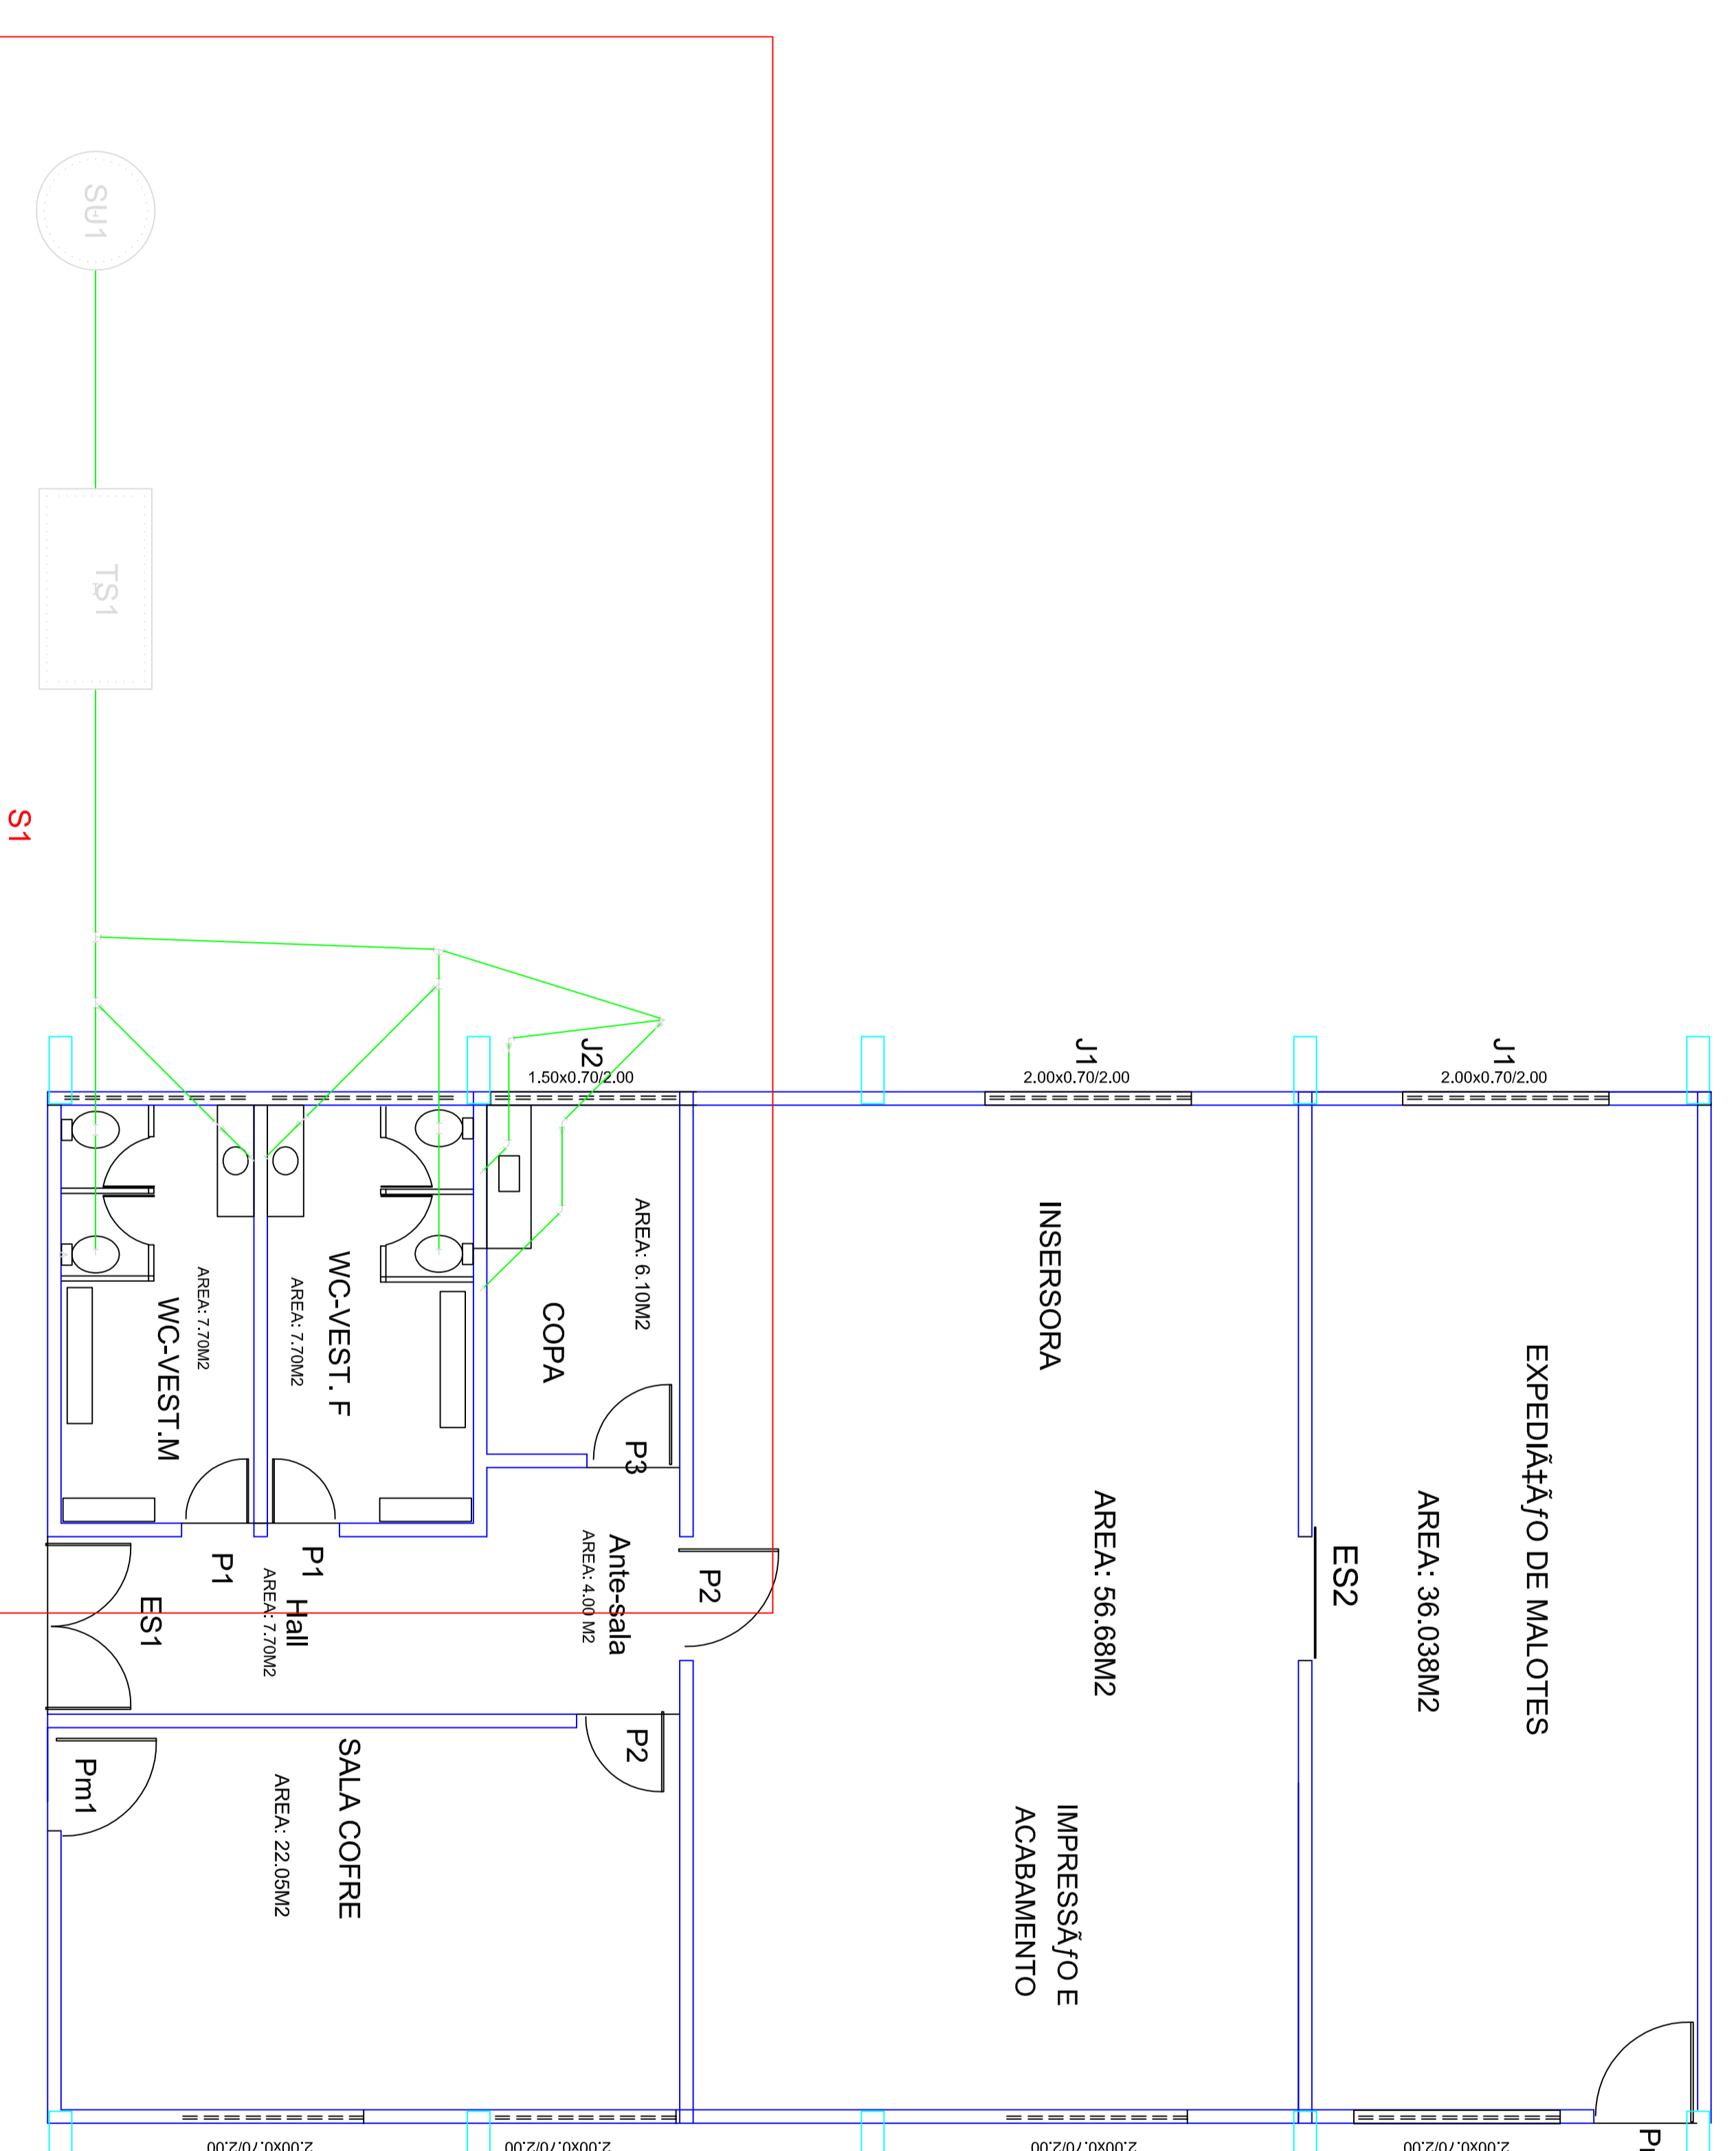


Planta baixa sanitário
escala 1:50

Detalhe fossa séptica e sumidouro -
esc: 1:25

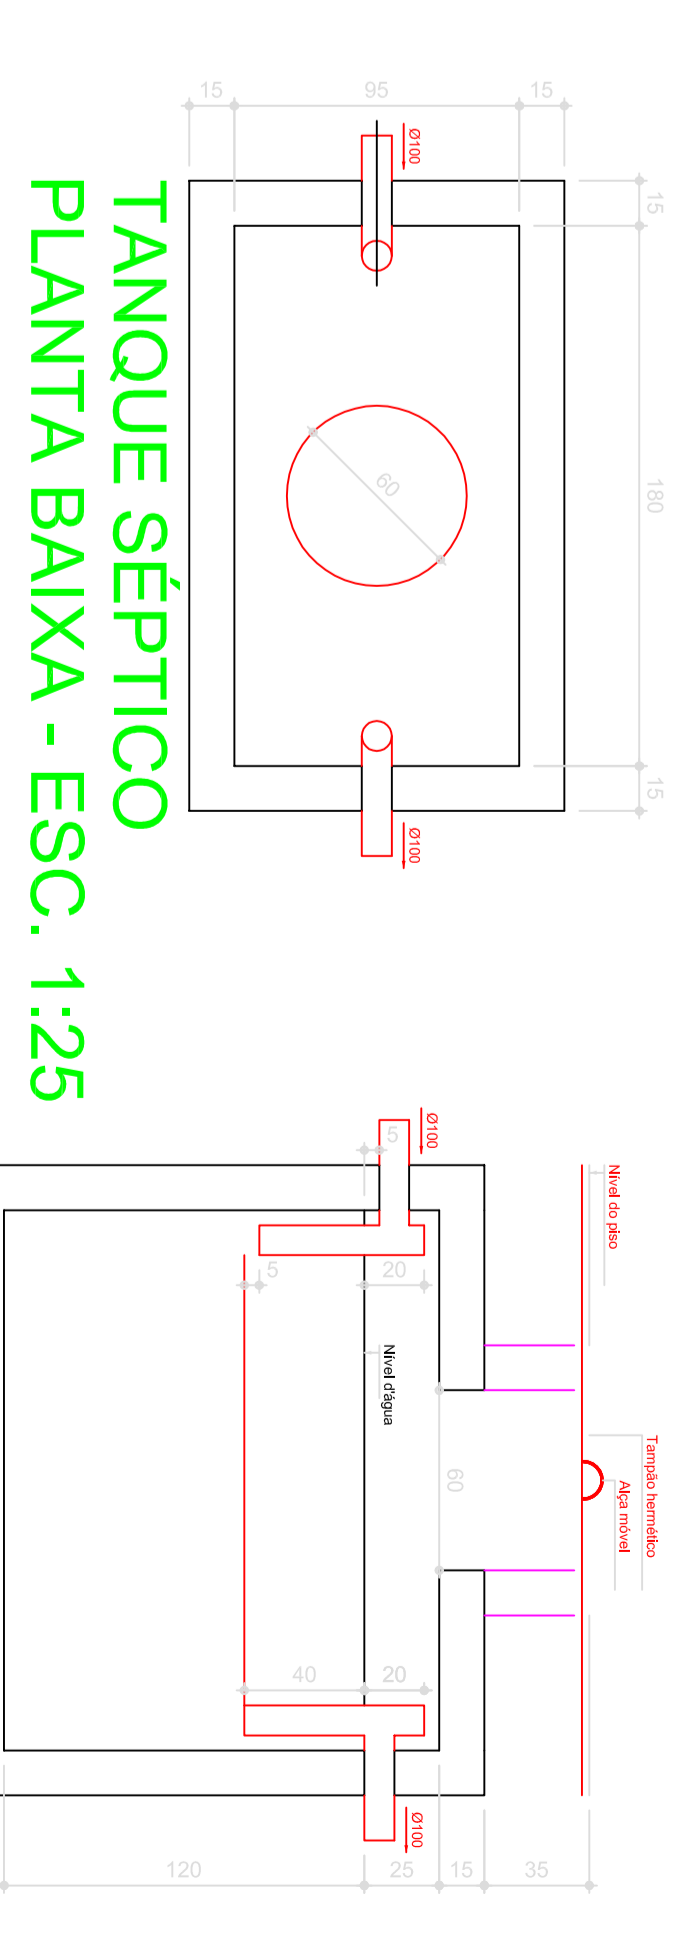


TANQUE SÉPTICO
PLANTA BAIXA - ESC. 1:25


TANQUE SÉPTICO
CORTE - ESC. 1:25

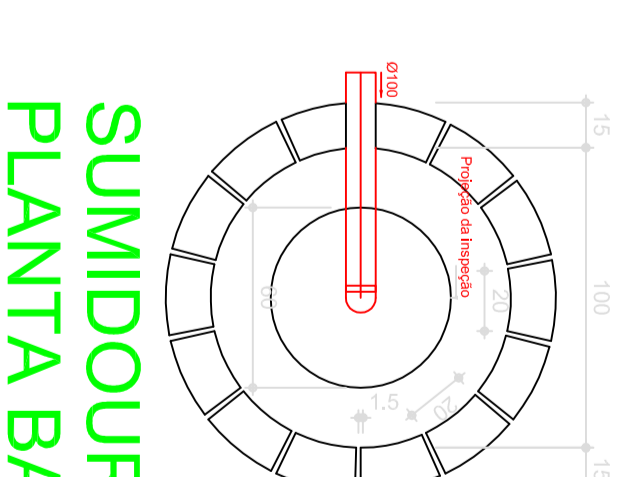


SUMIDOURO
PLANTA BAIXA - ESC. 1:25

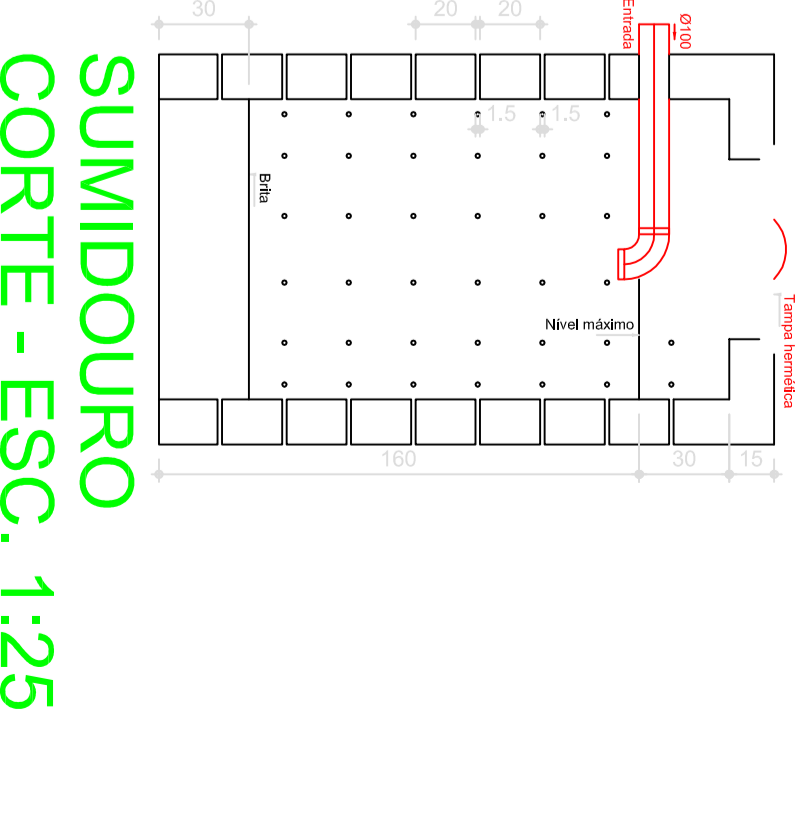

SUMIDOURO
CORTE - ESC. 1:25

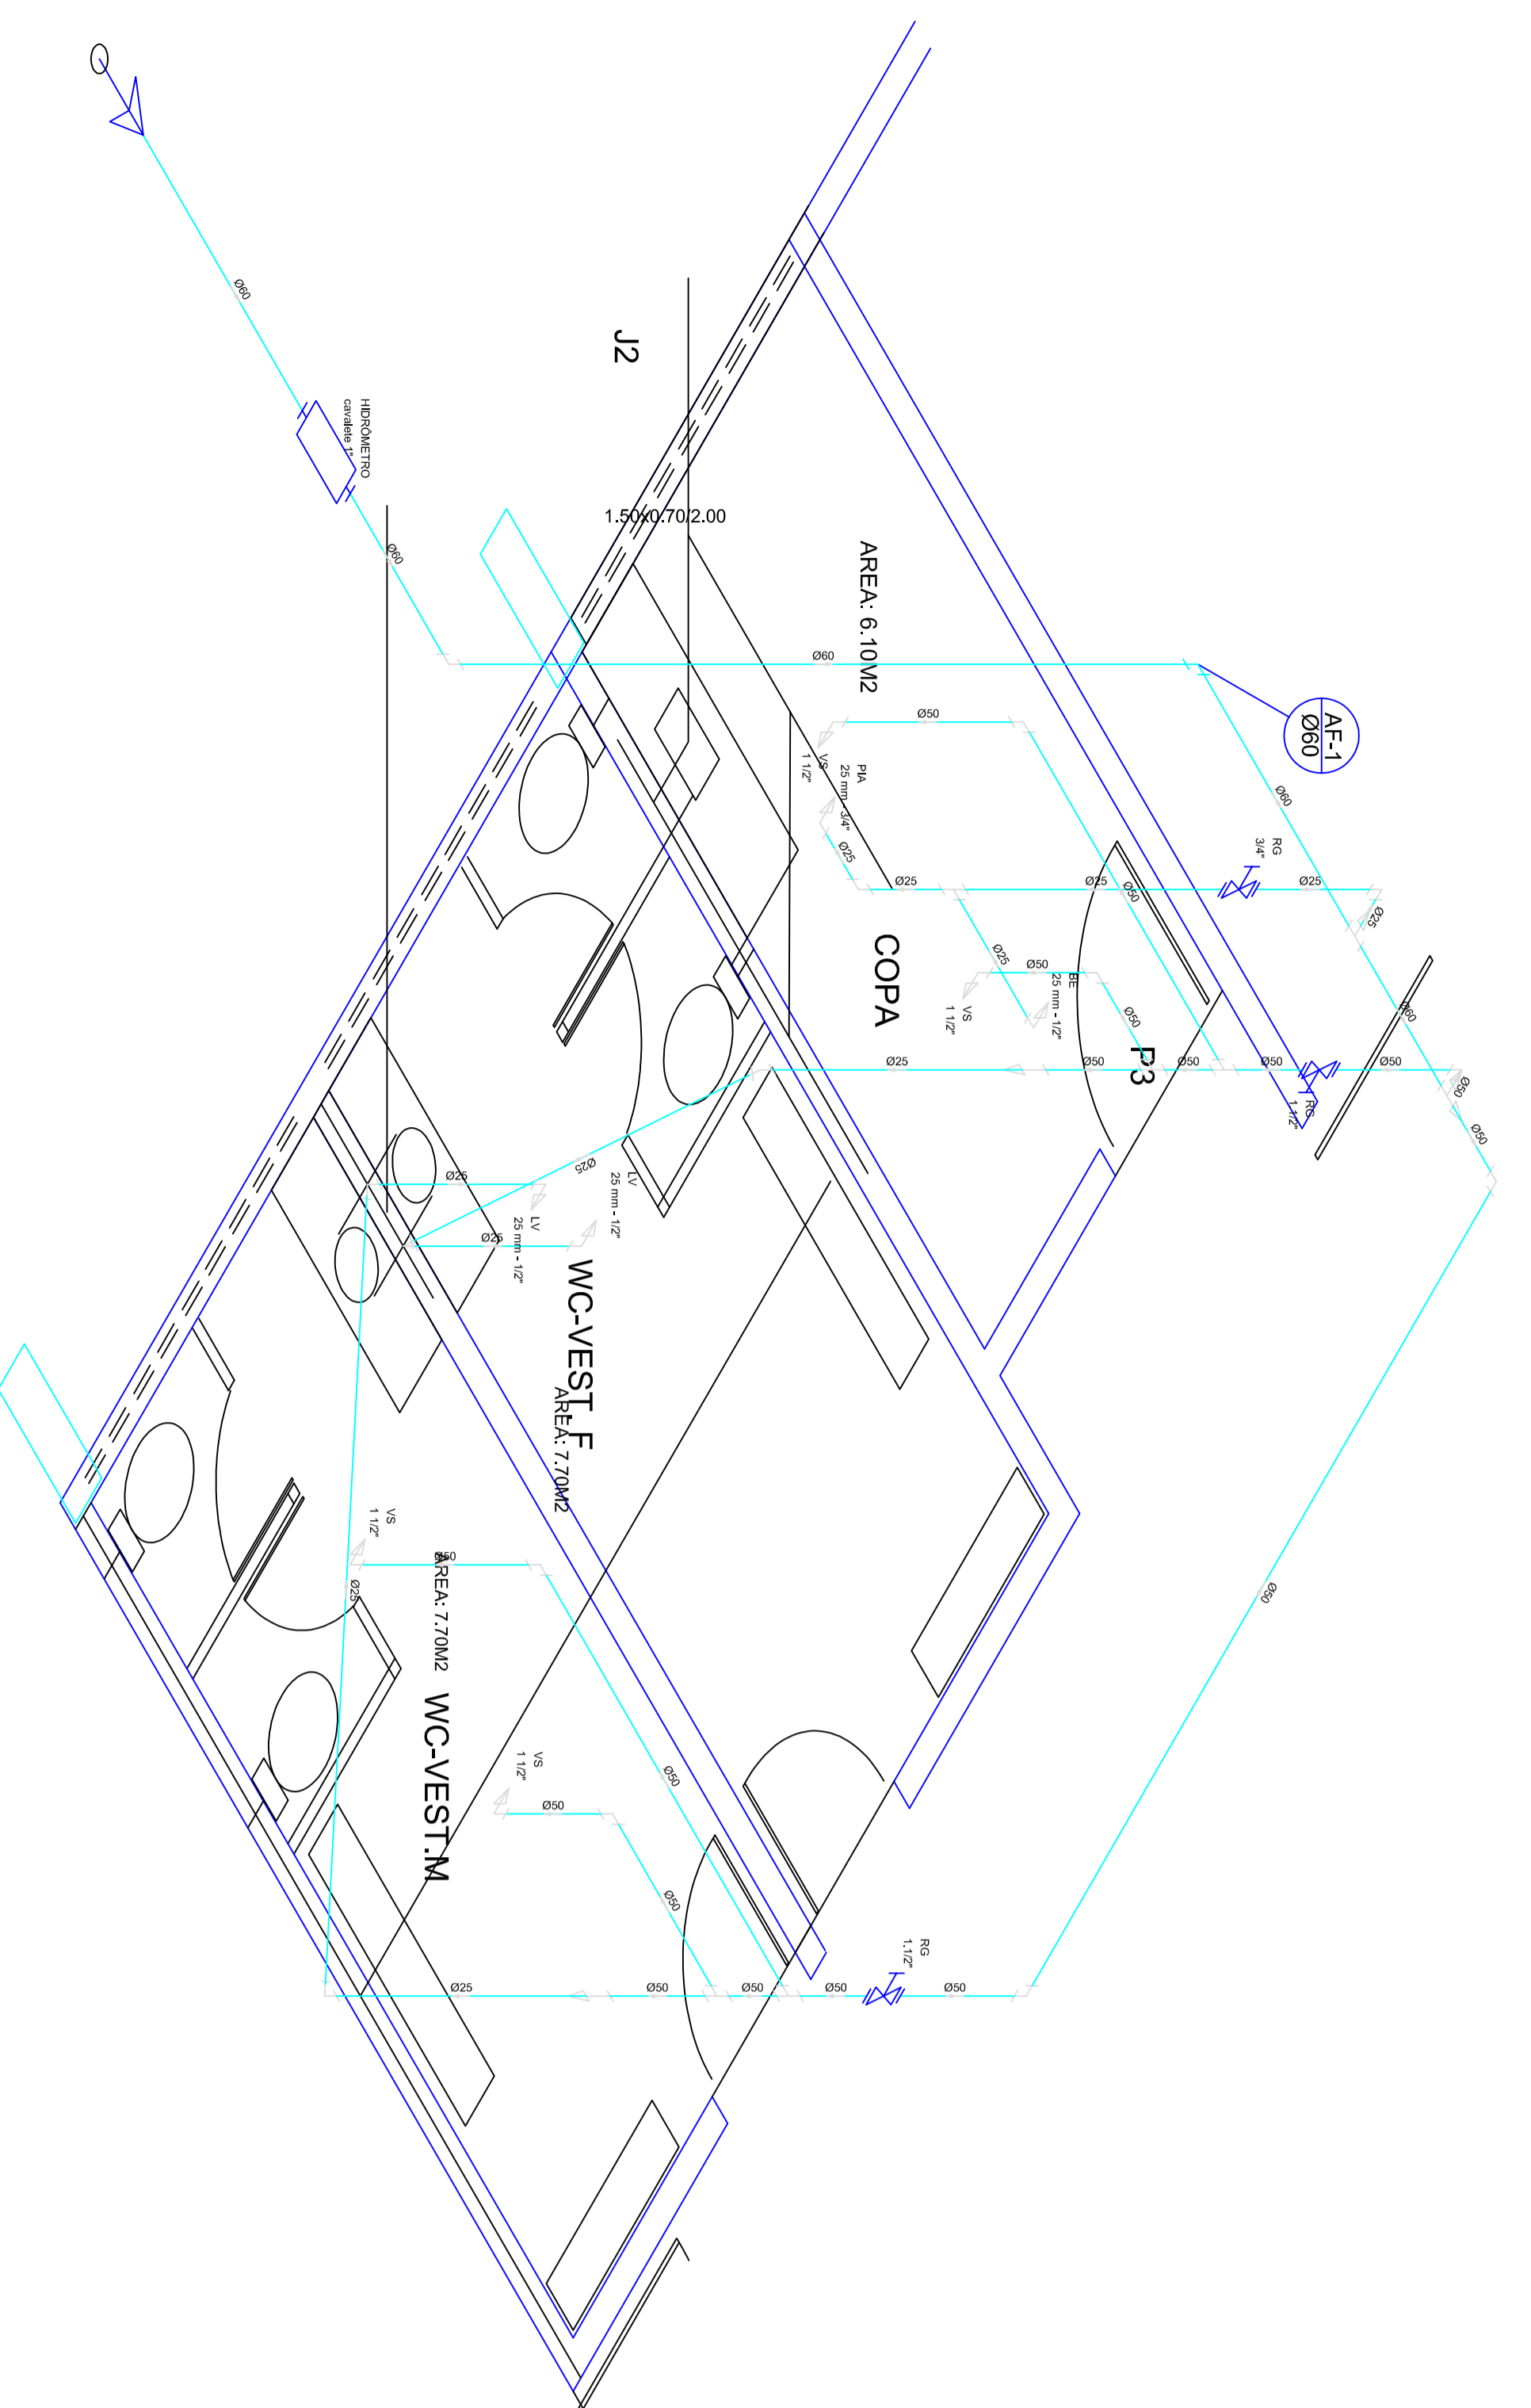

Detalhe H1
escala 1:25

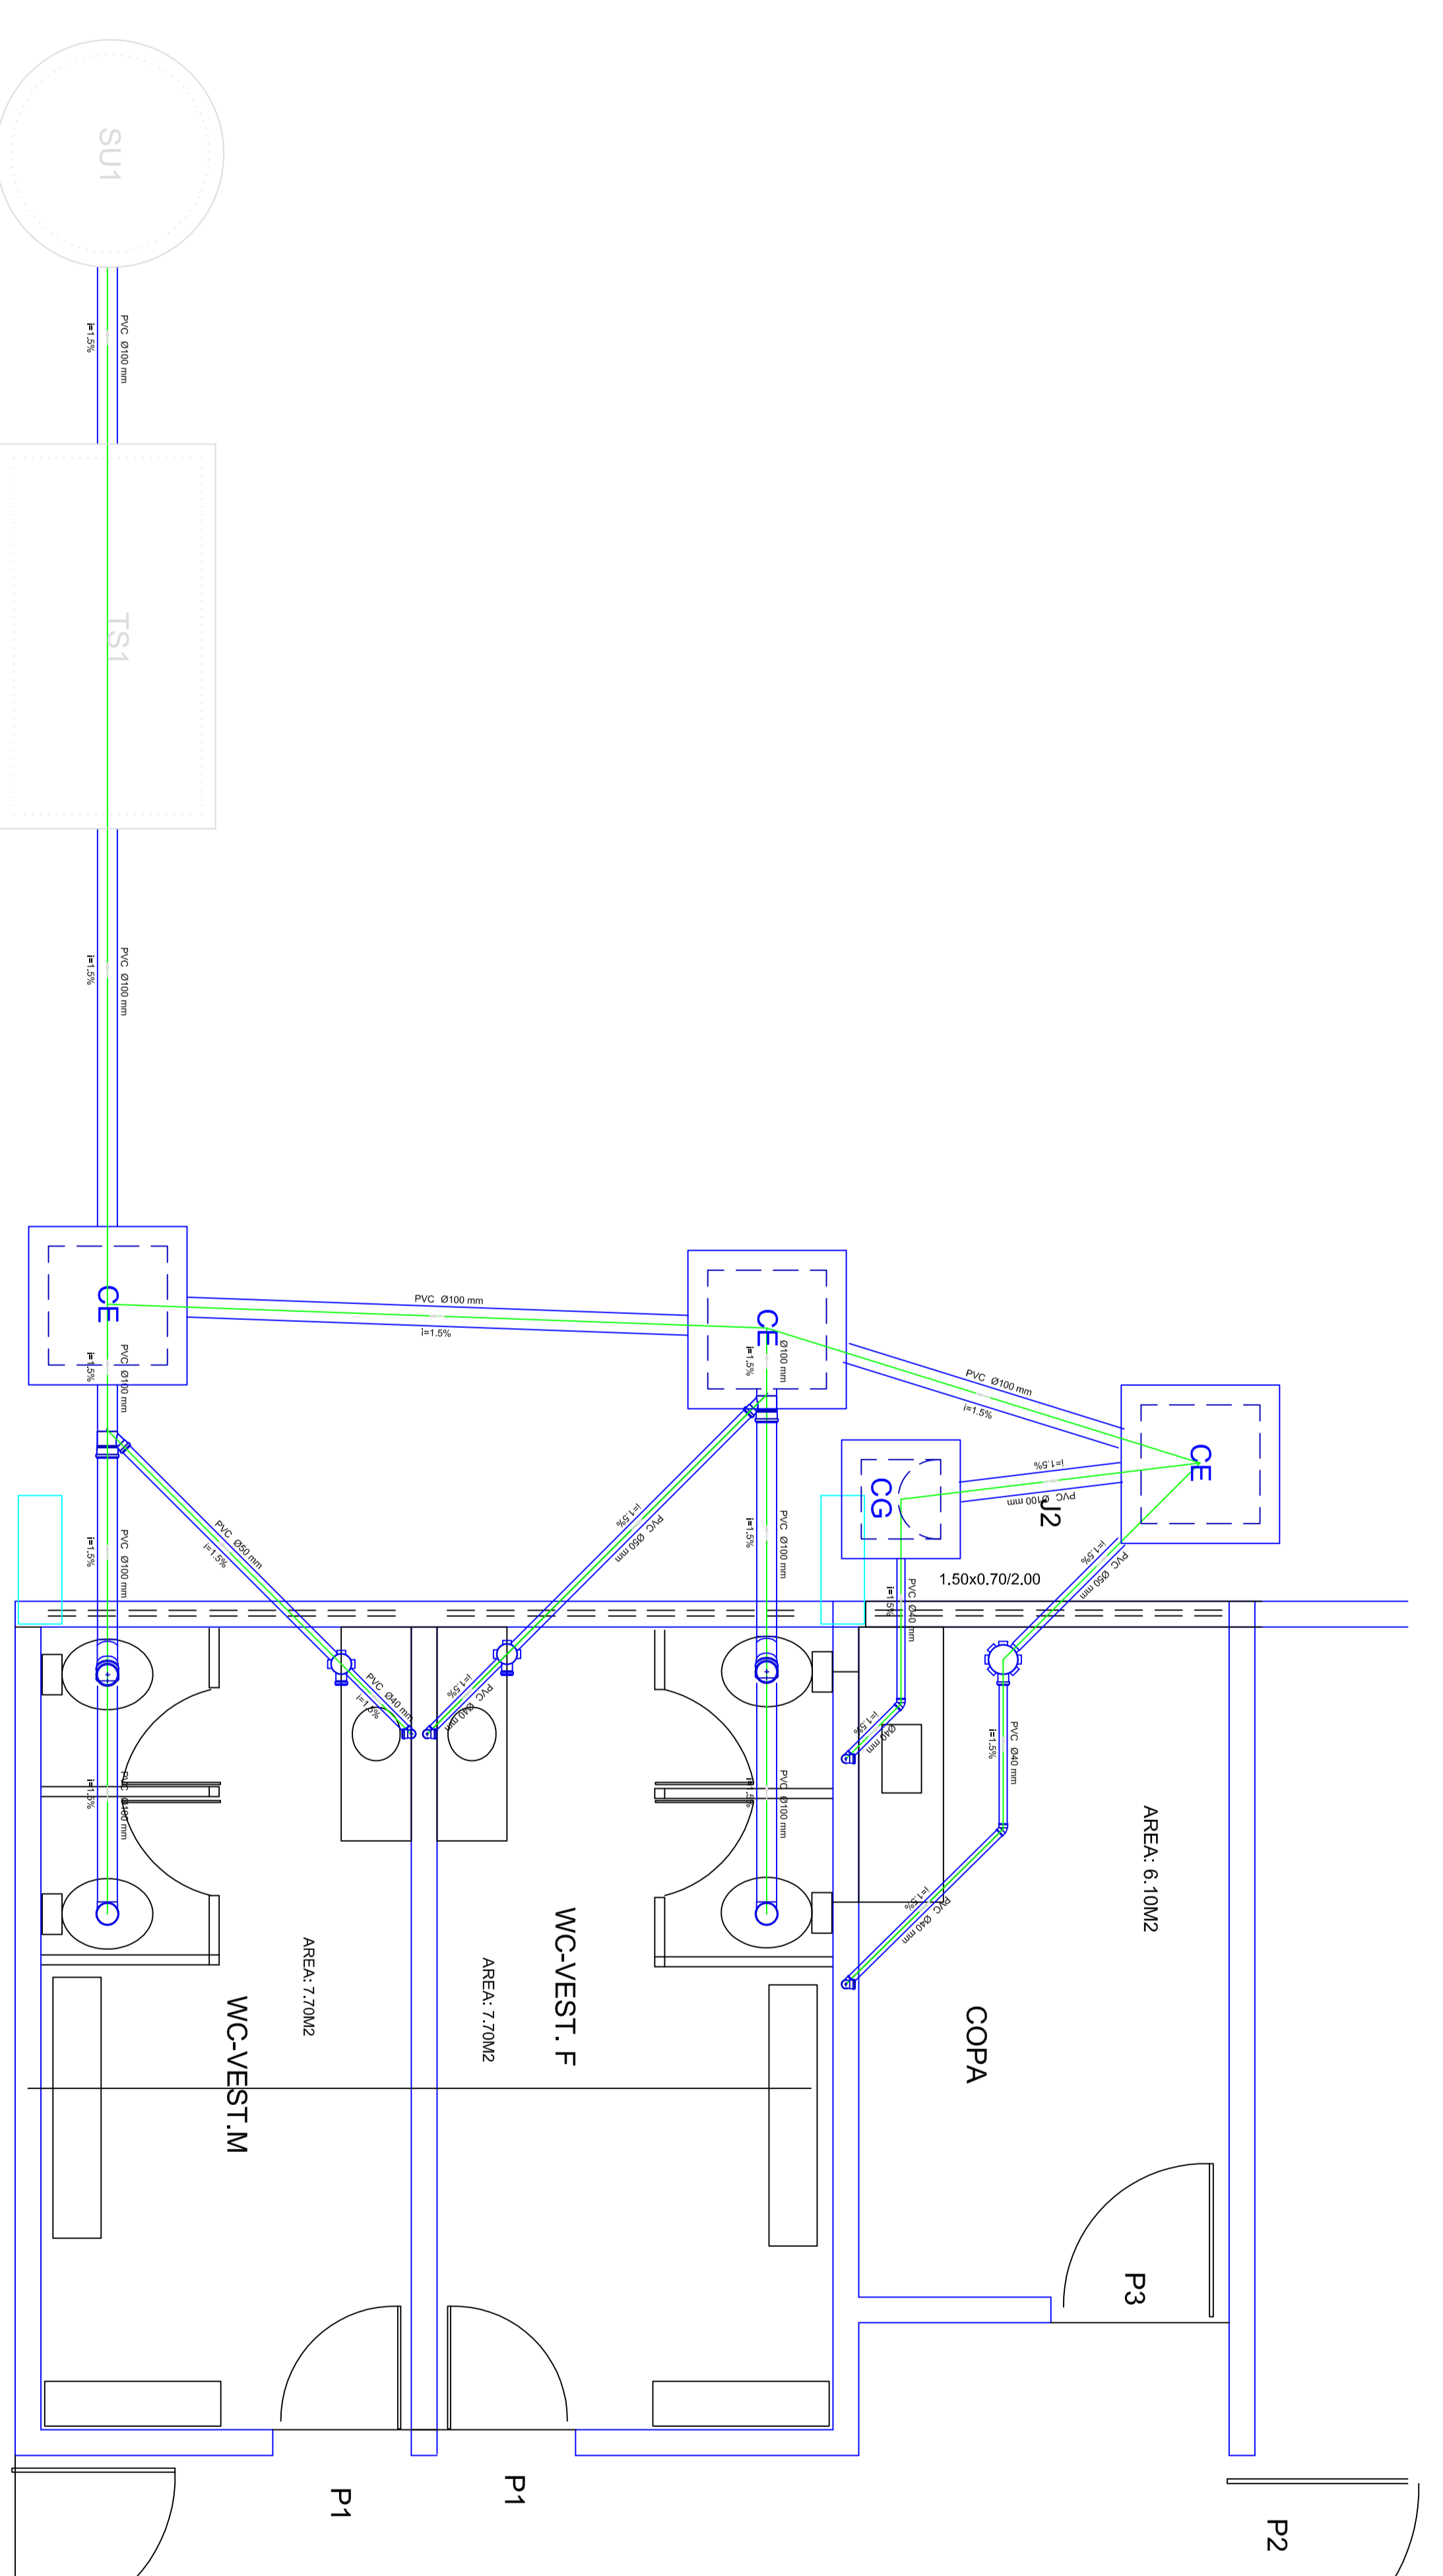

Detalhe S1
escala 1:25

Revista:	A	25/10/2013	Emissão inicial	Projeto
Revisão:				

HYDRO-SANITÁRIO
EDIFICAÇÃO COMERCIAL

PENSAR
engenharia

Propriedade: _____
Autor do Projeto: Antonio Daniel Jr. - Engº Civil CRETA 153590/COO
R.T. da Obra: _____

Obra: **Central de impressão - Detran - GO**
Endereço: _____

Comando:	Área do Serviço:	Data:
- Planta baixa hidráulico	160,7M ²	25/10/2013
- Planta baixa sanitário		
- Detalhe isométrico		
- Detalhe sanitário - Detalhe fossa séptica		
Escala:		01/02